


**KOPIA MAPY ZASADNICZEJ**

Skala 1 : 1000

Obręb 20.0441A D. ENKA  
 Gmina Szudziałowo  
 Ark Nr 52 495 18 14 3  
 Powiat sokólski  
 Województwo podlaskie

**Projekt zagospodarowania terenu**

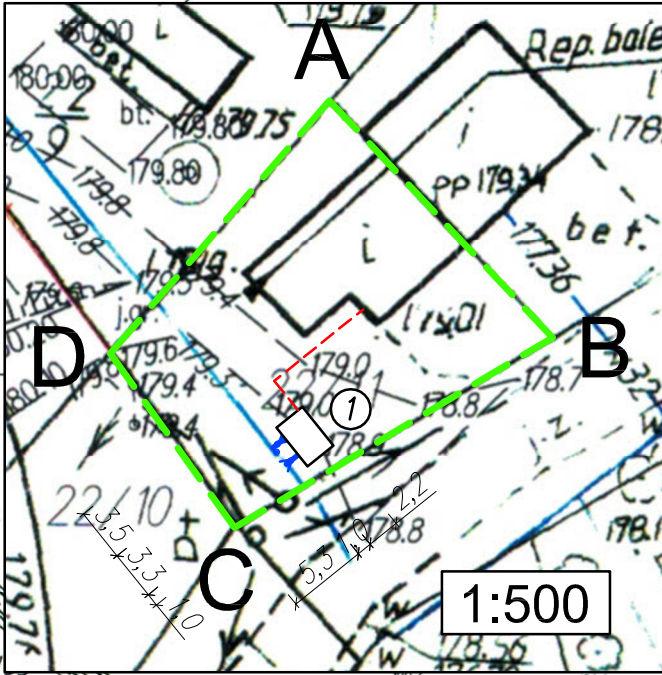

1:500

Poświadczam zgodność niniejszej kopii z treścią materiału państwowego zasobu geodezyjnego i kartograficznego.

Organ prowadzący państwowy zasób geodezyjny i kartograficzny	STAROSTA SOKÓLSKI ul. Marsz. J. Piłsudskiego 8 16-100 Sokółka
Nazwa materiału zasobu	mapa zasadnicza
Identyfikator ewidencyjny materiału zasobu	1730-56 187
Data wydania	11.07.2019
Imię, nazwisko, adres	

**LEGENDA:**

- A....D - zakres opracowania
- ① - projektowana komora podziemna
- w - istniejąca Instalacja wododagowa
- W - projektowane doziemne inst. wododagowe
- el - istniejące doziemne inst. elektryczne
- elN - projektowane doziemne inst. elektryczne

Objekt	Wykonanie przyłącza wododagowego wraz ze studnią podziemną wyposażoną w urządzenie do podnoszenia ciśnienia w miejscowości Zubrzyca Wielka				
Adres	Dziśka: nr 22/11 Obręb: 201110_2.0043 Zubrzyca Wielka; gm. Szudziałowo				
Investor	Gmina Szudziałowo ul. Bankowa 1; 16-113 Szudziałowo				
Przedmiot rysunku	PROJEKT ZAGOSPODAROWANIA TERENU	Skala	1:1 000	Nr rys	1
Projektant	mgr inż. Sławomir Majewski	Specjalność	INSTALACJE SANITARNE	Data	31.07.2019